

DP 10: PLAN DE MASSE

X= 5.000



Légende	
	Poteau supportant le réseau Eclairage public
	Coffret EDF
	Coffret Gaz
	Chambre L1T Télécom
	Chambre L2T Télécom
	Branchement particulier eaux usées
	Regard de visite Eaux usées
	Regard de visite Eaux pluviales
	Regard avaloir Eaux pluviales
	Compteur AEP
	Station

Y= 1.100

Y= 1.050


Y= 1.050

Y= 1.000

Y= 1.000

NOTA : Plan dressé d'après l'état des lieux réalisé le 06 mai 2013.
 La direction du nord est donnée ici à titre indicatif.
 Le nivellement n'est pas rattaché au Nivellement Général de la France.
 Bornage de la division effectué le 16 mars 2017.

Echelle : 1/ 500

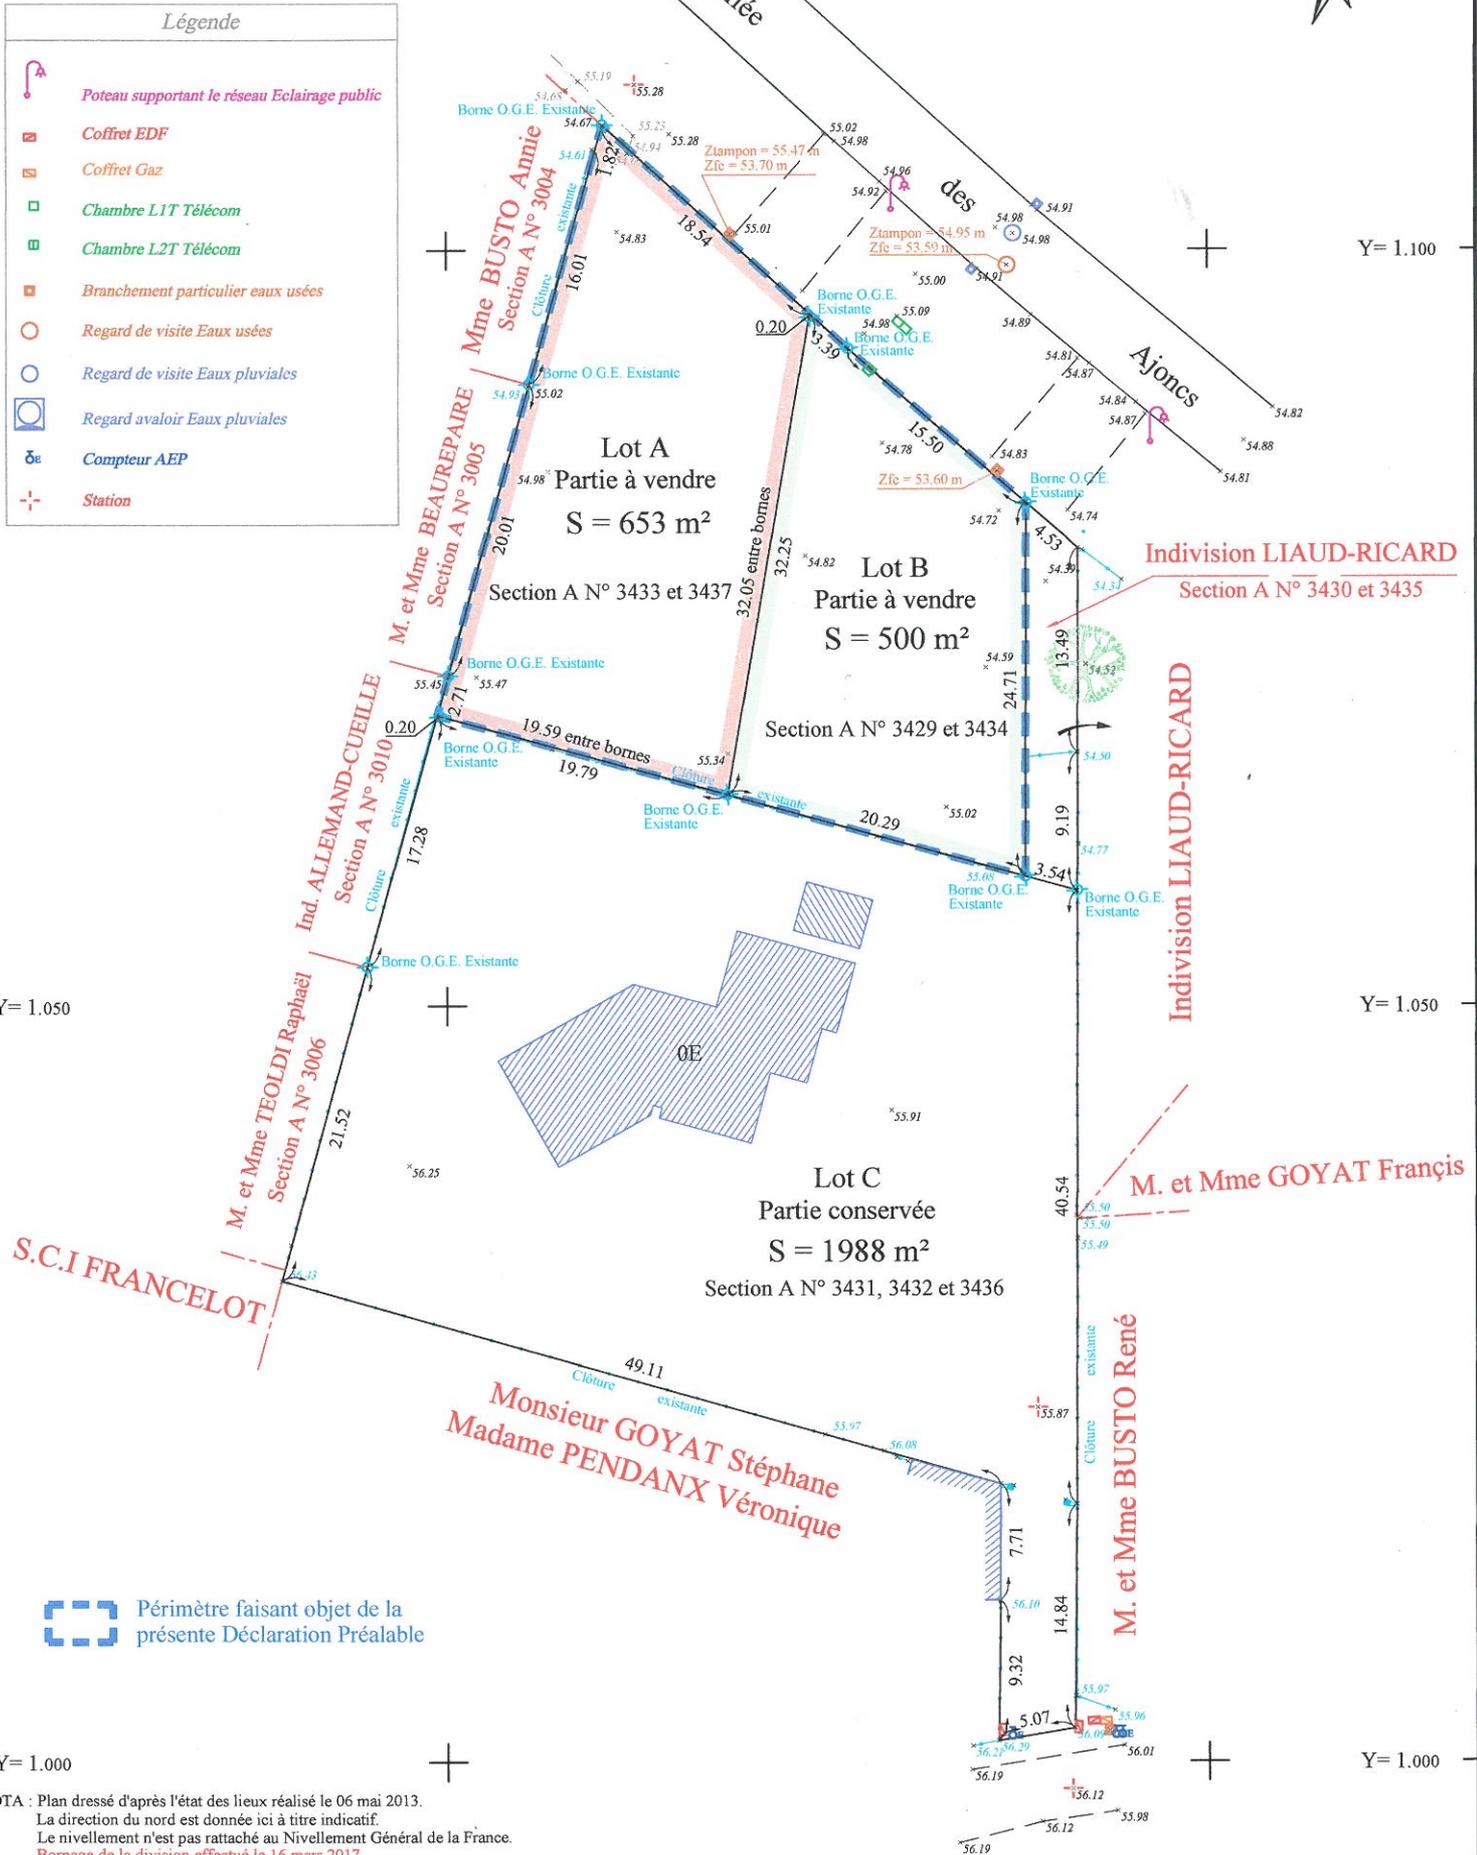

Périmètre faisant objet de la présente Déclaration Préalable