
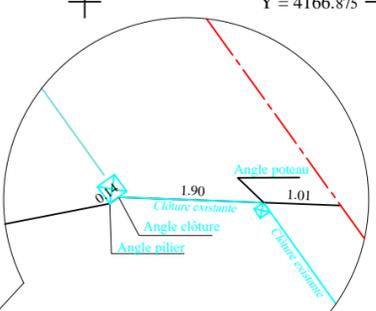
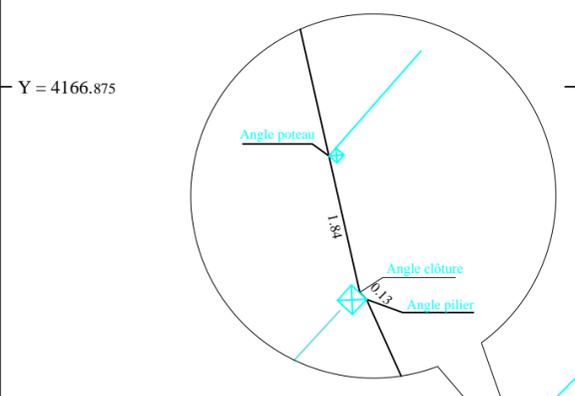


PLAN DE MASSE

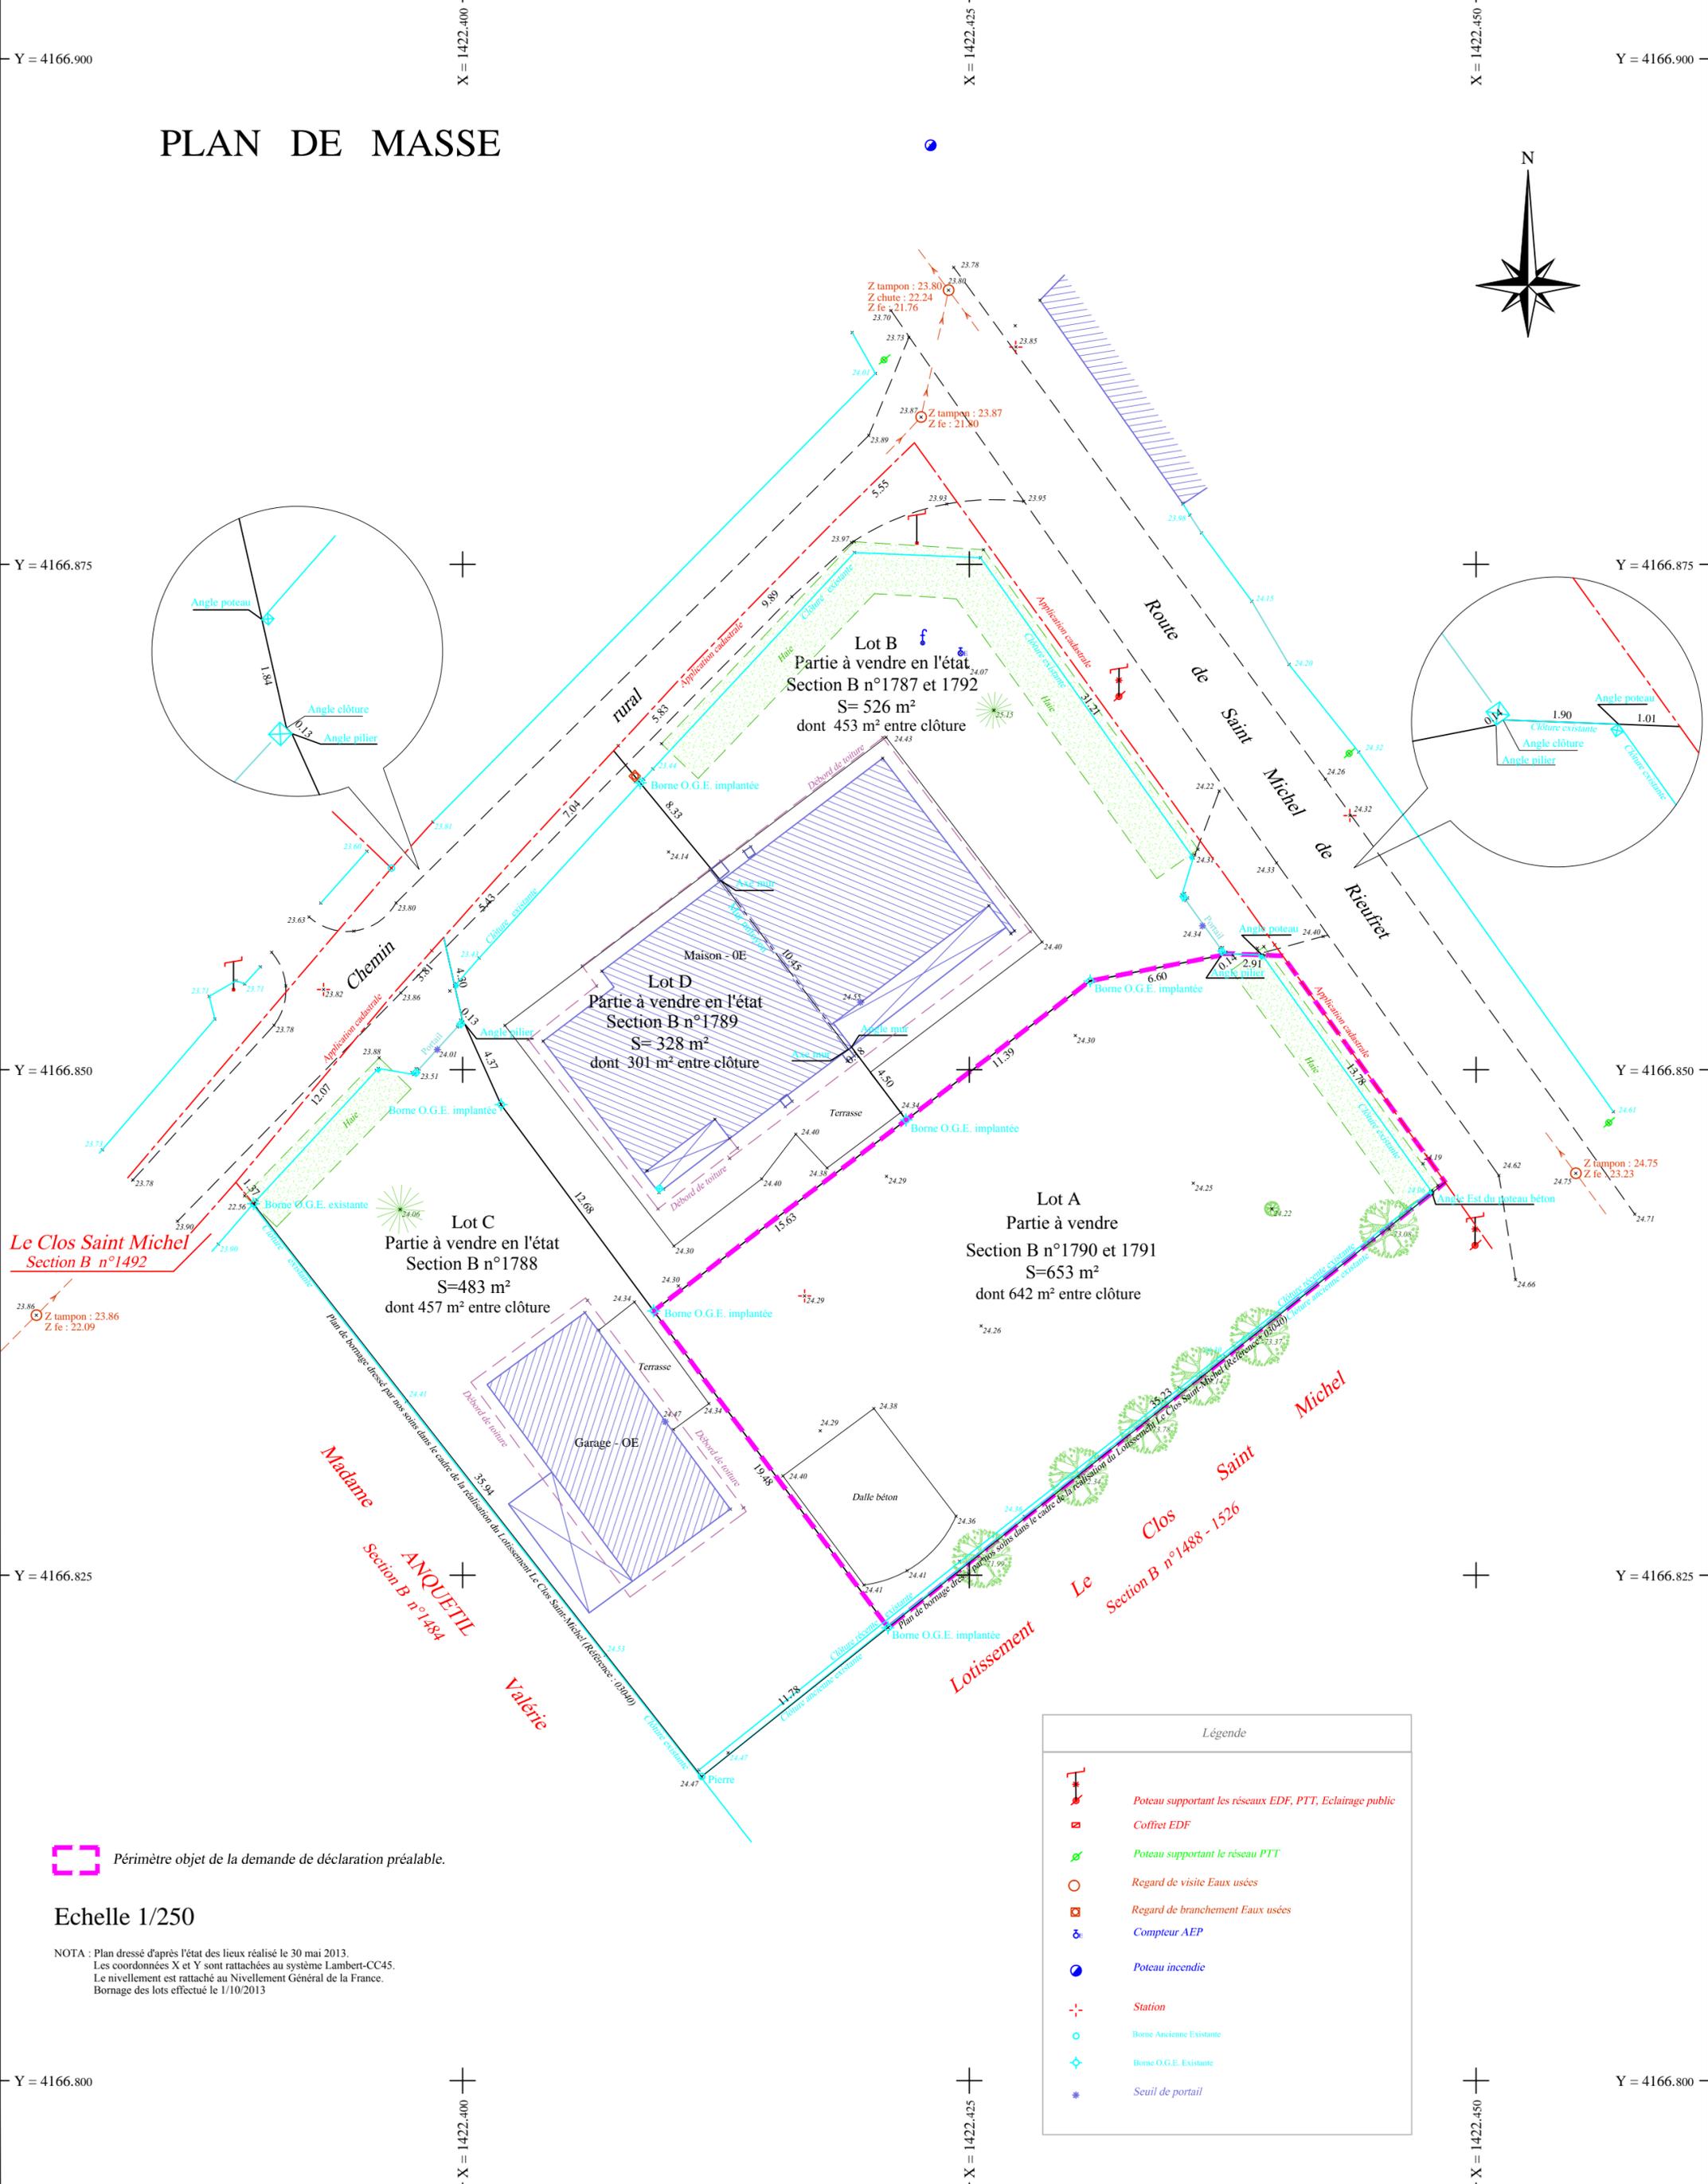

Le Clos Saint Michel
Section B n°1492

Madame ANQUETIL
Section B n°1484

Valérie

Le Clos Saint Michel
Section B n°1488 - 1526

Lotissement

Légende	
	Poteau supportant les réseaux EDF, PTT, Eclairage public
	Coffret EDF
	Poteau supportant le réseau PTT
	Regard de visite Eaux usées
	Regard de branchement Eaux usées
	Compteur AEP
	Poteau incendie
	Station
	Borne Ancienne Existante
	Borne O.G.E. Existante
	Seuil de portail

Périmètre objet de la demande de déclaration préalable.

Echelle 1/250

NOTA : Plan dressé d'après l'état des lieux réalisé le 30 mai 2013.
Les coordonnées X et Y sont rattachées au système Lambert-CC45.
Le nivellement est rattaché au Nivellement Général de la France.
Bornage des lots effectué le 1/10/2013